


| 序号 | 名称 | 单位 | 数值 | 规划条件指标 | 差值 | 备注 |
|---------------------------|---------|----------------|----------|--------|----|----|
| 1 | 总用地面积 | 公顷 | 4.308215 | | | |
| 2 | 地上总建筑面积 | m ² | 24570.28 | | | |
| | 其中 | | | | | |
| | 储煤棚 | m ² | 48000 | | | |
| | 综合楼 | m ² | 499.73 | | | |
| | 门卫室 | m ² | 36.52 | | | |
| 3 | 建筑基底面积 | m ² | 24570.28 | | | |
| | 建筑密度 | % | 57.0% | | | |
| 4 | 容积率 | | 1.13 | | | |
| 5 | 人防设施 | m ² | / | | | |
| 6 | 绿地面积 | m ² | 8035.80 | | | |
| 7 | 绿地率 | % | 18.65% | | | |
| 9 | 机动车停车位 | 地上 | 52 | | | |
| | | 地下 | / | | | |
| 10 | 非机动车停车位 | 地上 | / | | | |
| | | 地下 | / | | | |
| 11 | 地下建筑面积 | m ² | / | | | |
| 行政用房及生活服务设施用地面积占工业项目总用地面积 | | | | 2.18% | | |
| 行政用房及生活服务设施用地面积占工业项目总建筑面积 | | | | 2.18% | | |

| 序号 | 项目 | 功能属性 | 建筑高度(M) | 厂房檐口高度(M) | 楼层位置 | 总建筑面积(m ²) | 总计容面积(m ²) | 层数 | 正负零高程 |
|----|-----|------|---------|-----------|------|------------------------|------------------------|----|--------|
| 1 | 储煤棚 | 工业 | 19M | 12M | 地上 | 24000 | 48000 | 1层 | 861.41 |
| 2 | 综合楼 | 配套 | 4.85M | / | 地上 | 499.73 | 499.73 | 1层 | 863.4 |
| 3 | 门卫室 | 配套 | 3.75M | / | 地上 | 36.52 | 36.52 | 1层 | 863.4 |
| 4 | 磅房 | 工业 | 3.75M | / | 地上 | 34.03 | 34.03 | 1层 | 863.4 |
| | 合计 | / | / | / | / | 24570.28 | 48570.28 | / | / |

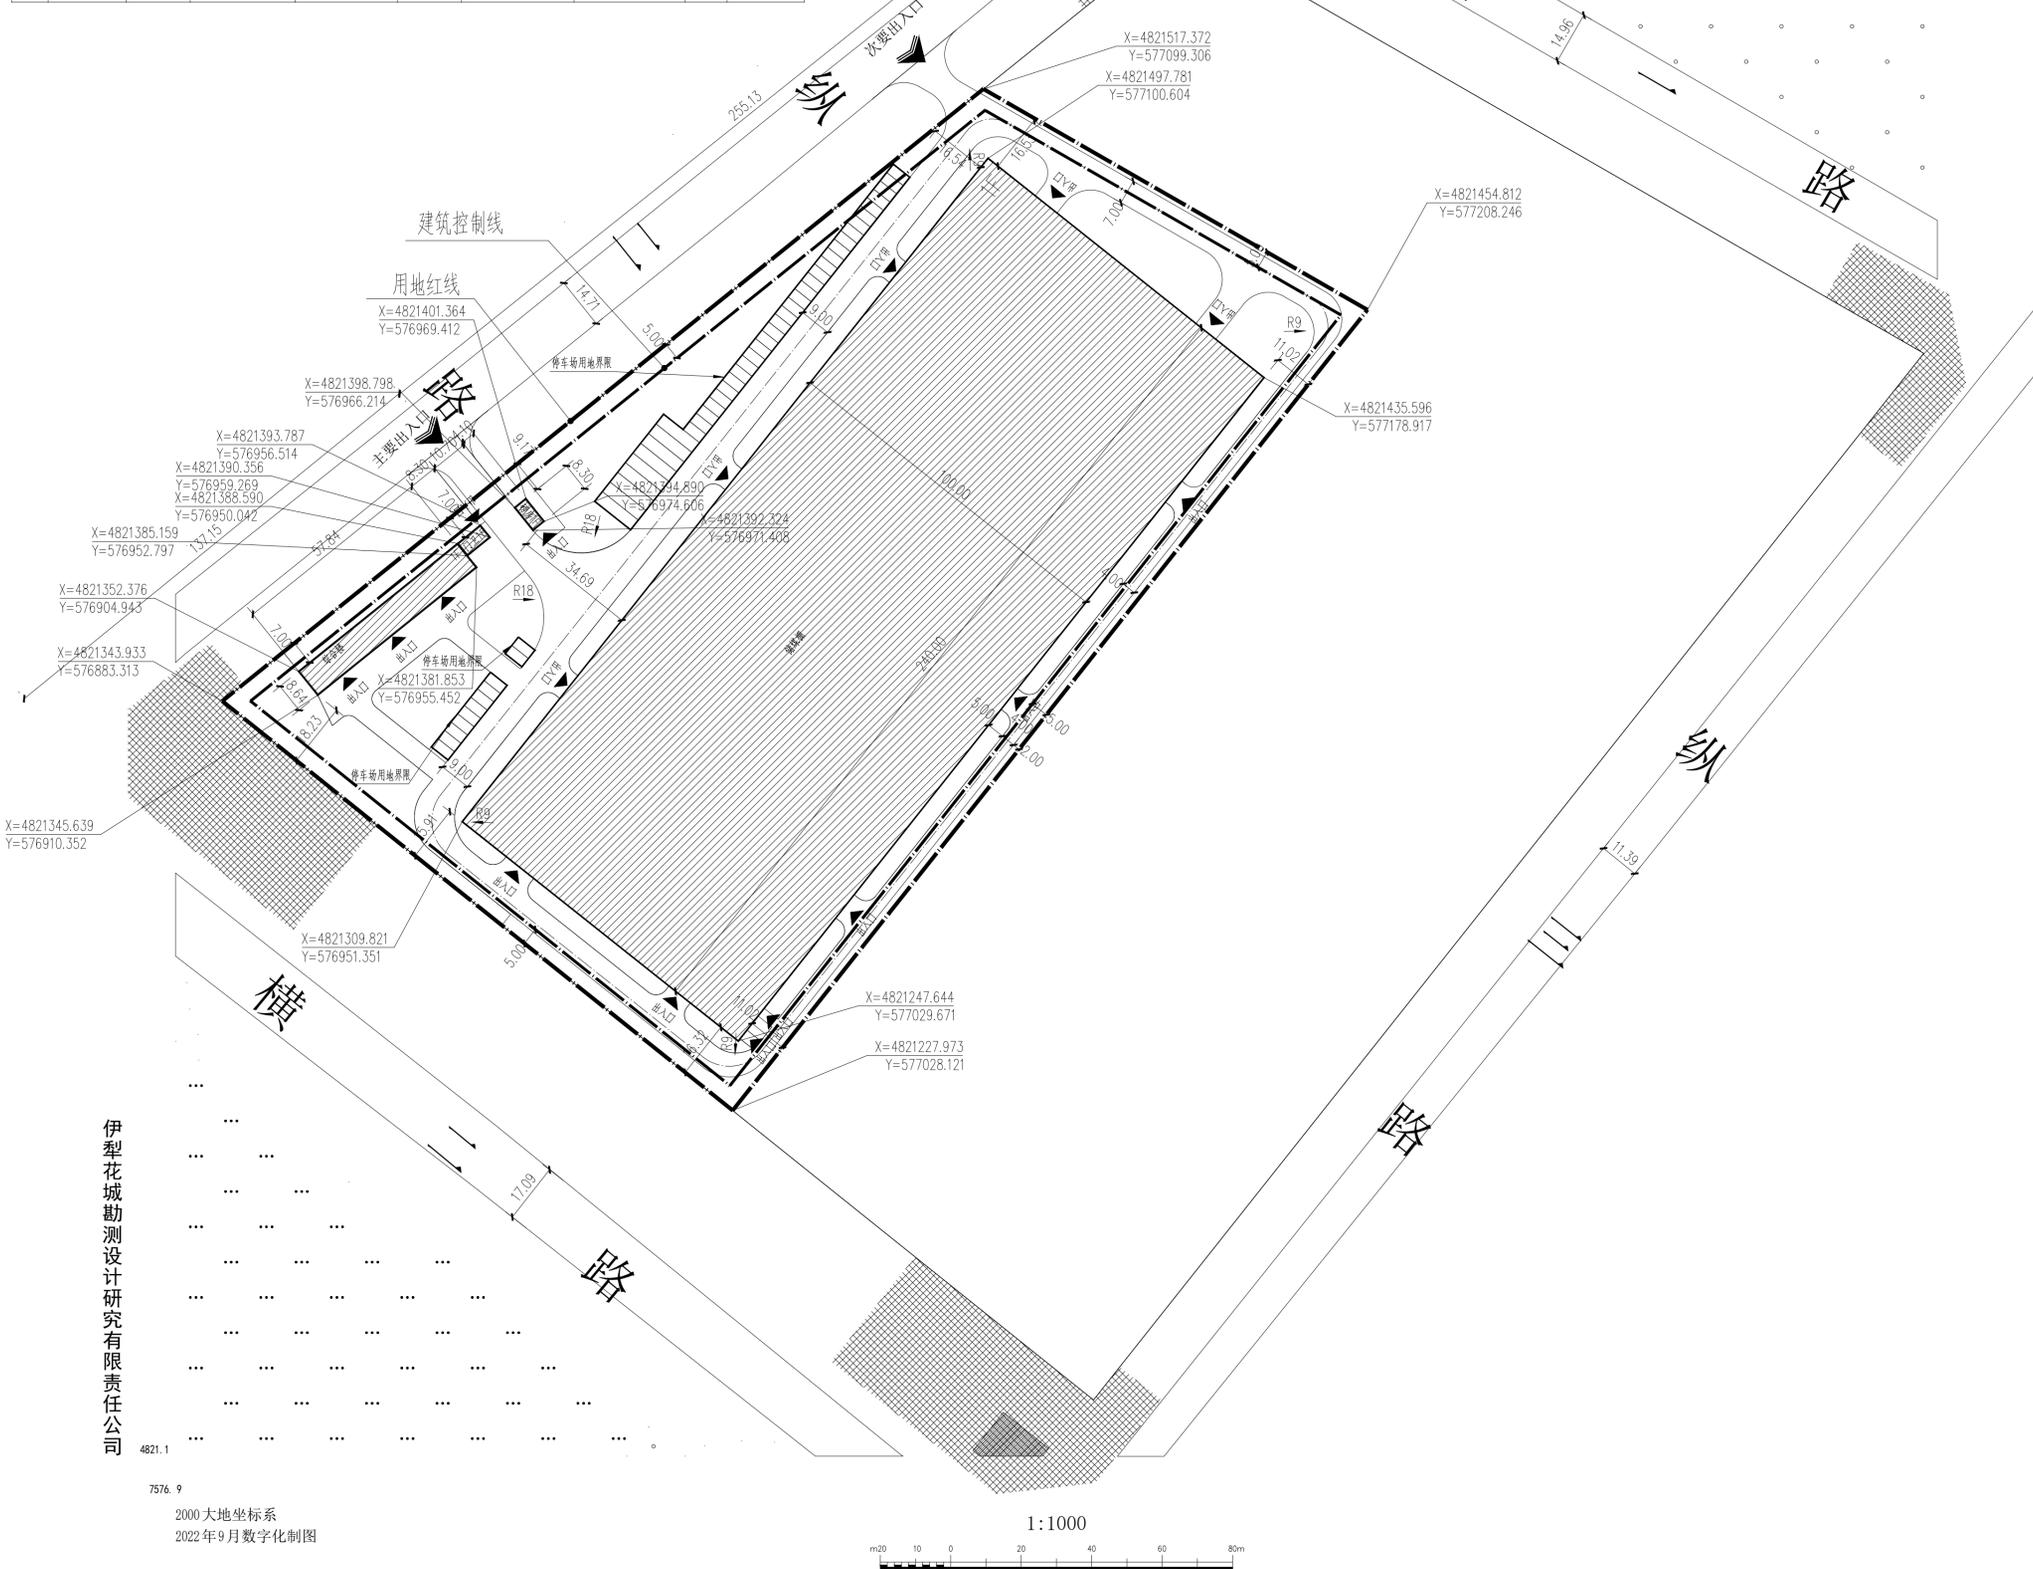

伊犁花城勘测设计研究有限责任公司

7576.9
2000大地坐标系
2022年9月数字化制图



总平面图 1:1000



ZJSJ
北京中景世纪工程设计有限公司
甲级证书编号 A111027011
CLASS A CERTIFICATE NUMBER A111027011
地址: 北京市丰台区万丰路316号万开中心6层200A
邮编: 100161
电话: 13910285839 TEL: 010-57109888
网址: 13910285839@163.com

注册师签章
Sealed by National Registered Engineers

备注Notes
* 本图纸的版权, 属北京中景世纪工程设计有限公司所有, 不得用于本工程以外范围。
* 本图如需手续齐全方可用于施工。

| | | |
|----------------------|-----|-----|
| 项目负责人 Item: P.I.a | 王斌斌 | 王斌斌 |
| 专业负责人 Chief | 王斌斌 | 王斌斌 |
| 审定 Approved | 朱莹洁 | 朱莹洁 |
| 审核 Examined | 吴小鹏 | 吴小鹏 |
| 校核 Checked | 张卓岩 | 张卓岩 |
| 设计 Designed | 罗秋 | 罗秋 |

建设单位 Employer
新疆金岗新能源有限公司

工程名称 Project
新疆金岗新能源有限公司120万吨碳质还原剂生产线项目

子项名称 Sub Item

图纸名称 Title
总平面图

| | | | |
|------------------|--------|----------------|---------|
| 工程号 Proj. No. | | 图号 Dwg. No. | A2 |
| 专业 Dept. | 建筑 | 阶段 Stage | 方案 |
| 比例 Scale | 1:1000 | 日期 Date | 2024.04 |

| | |
|----|-----|
| 总图 | 给排水 |
| 建筑 | 暖通 |
| 结构 | 电气 |